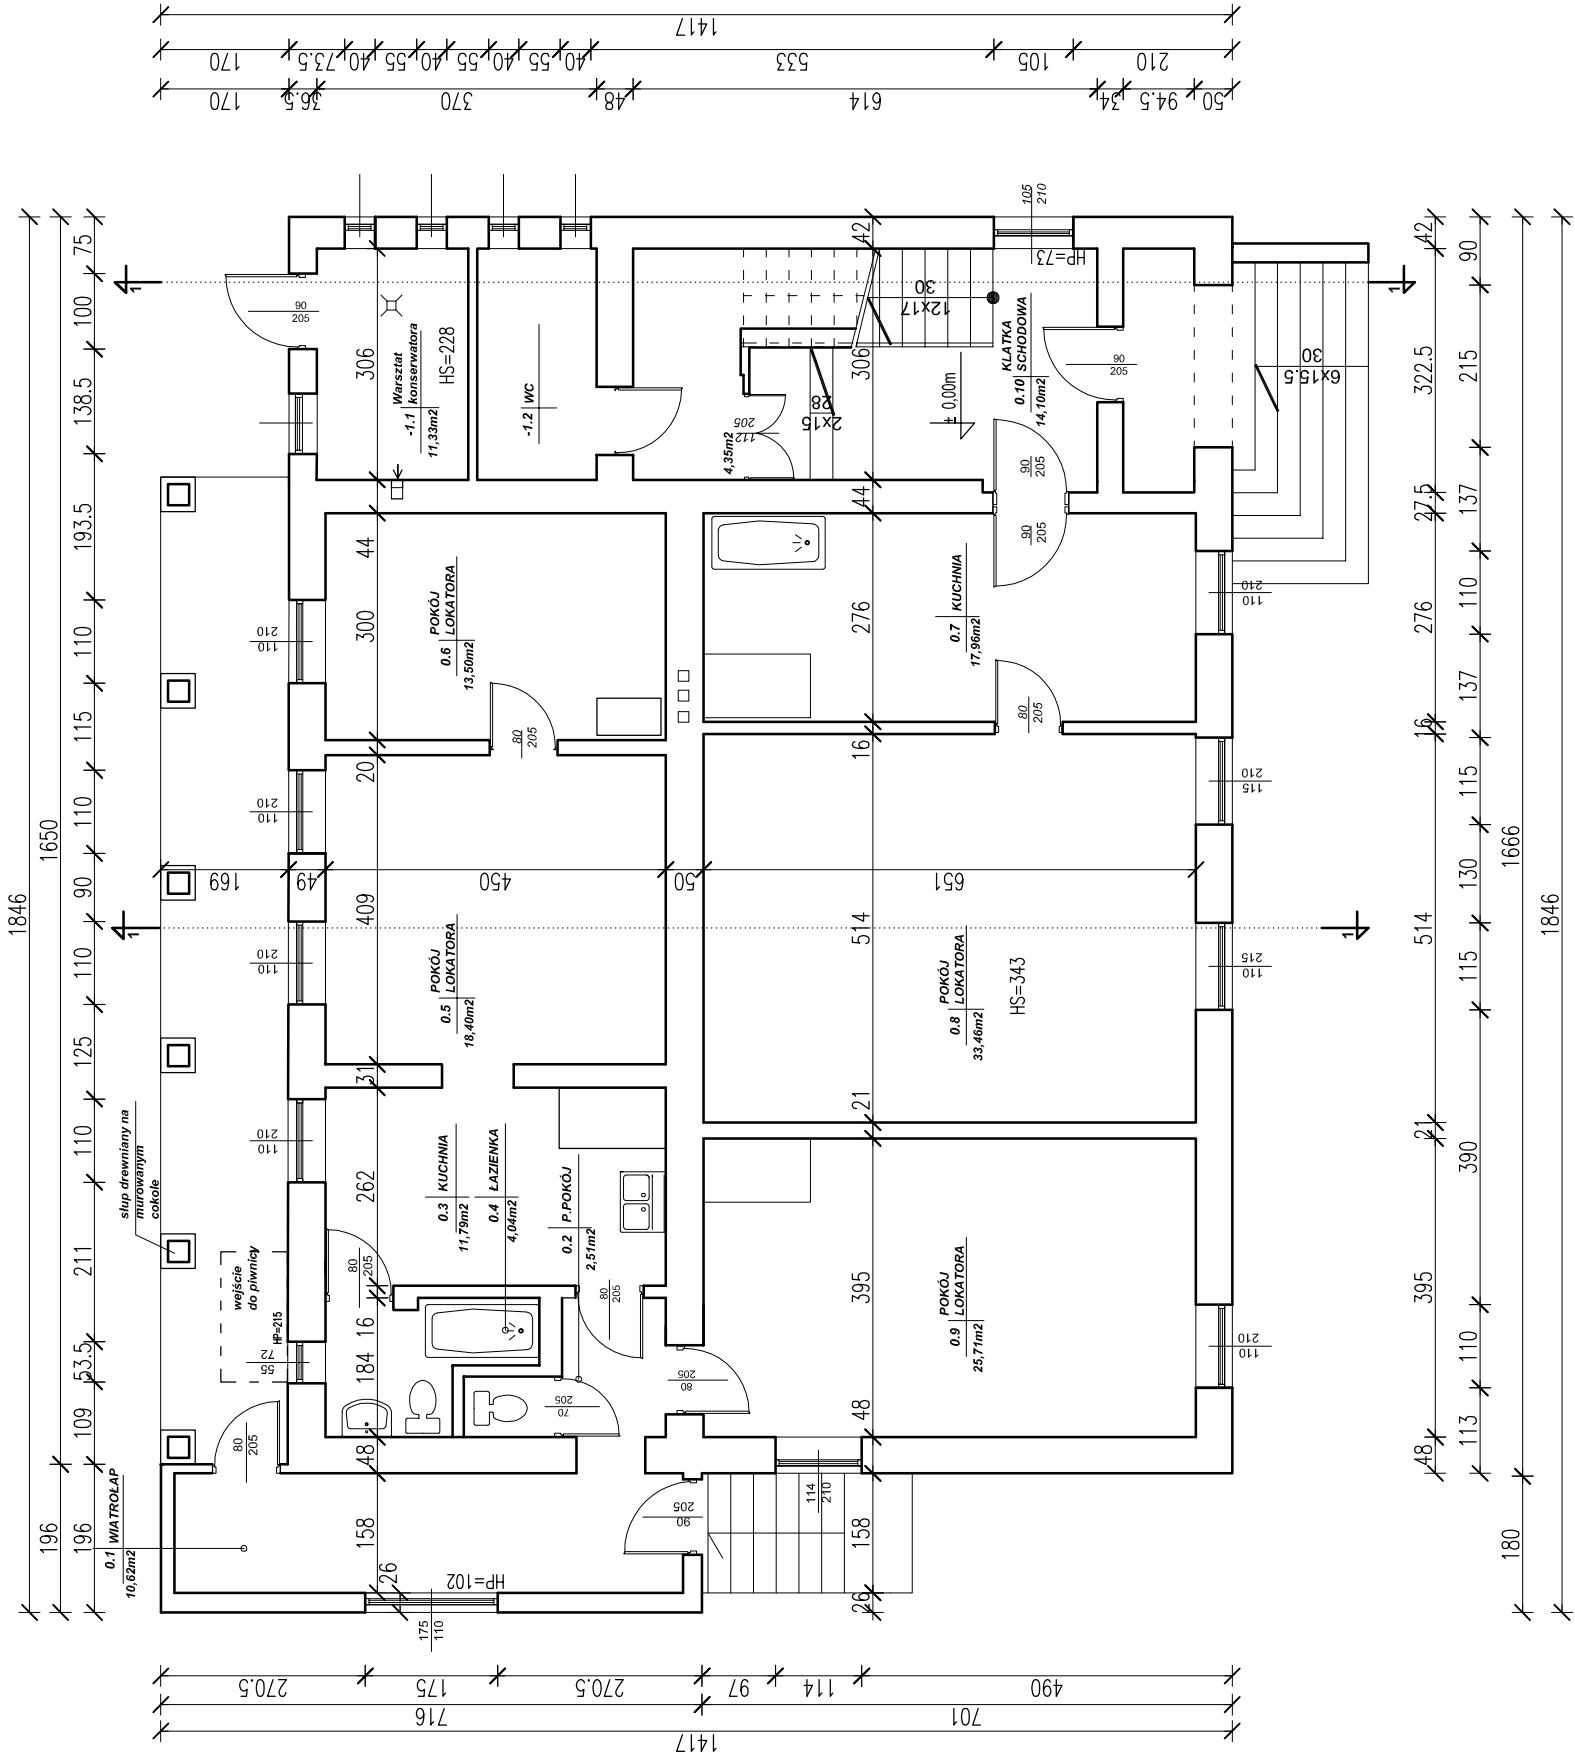


LEGENDA:
HS- wysokość sufitu
Hp- wysokość parapetu

INWESTOR
URZĄD GMINY RAJCZA
ul. Górska 1
34-370 RAJCZA

STADIUM INWENTARYZACJA		BRANŻA ARCHITEKTURA	
TEMAT PROJEKT TERMOMODERNIZACJI BUDYNKU PRZEDSZKOLA WRAZ Z WYMIANĄ ŹRÓDŁA CIEPŁA			
ADRES INWESTYCJI DZ.NR. 12, Zwardoń 18		SKALA 1:100	NR RYS. 1/i
TREŚĆ RYSUNKU RZUT PARTERU			
AUTOR PROJEKTU mgr inż.arch. Edyta Kubicz nr upr. 40/06/SLOKK/II mgr inż. Maciej Łagosz nr upr. SLK/1585/POOK/07 Gabriela Harmata			
DATA II.2012			